



Legenda detalhada		
	Caixa de passagem	
	Caixa de passagem - embutir	
	Aço pintada (ref Lukbox)	1pc
	400x400x150 mm	
	Conjunto 1 tecla paralela e tomada a 1,20m do piso	
	Acessórios p/ eletrodutos	
	Caixa PVC	1pc
	4x2"	
	Dispositivo Elétrico - embutido	
	Placa 2x4"	
	Placa p/ 2 funções	1pc
	S/ placa	
	Interruptor 1 tecla paralela e tomada hexagonal (NBR14136)	1pc
	Conjunto 2 teclas simples e tomada a 1,20m do piso	
	Acessórios p/ eletrodutos	
	Caixa PVC	1pc
	4x2"	
	Dispositivo Elétrico - embutido	
	Placa 2x4"	
	Placa p/ 3 funções	1pc
	S/ placa	
	Interruptor 2 teclas simples e tomada hexagonal (NBR14136)	1pc
	Entrada de serviço	
	Acessórios p/ eletrodutos	
	Arruela zamak	4pc
	1"	
	Bucha zamak	1pc
	1"	
	Curva 180° PVC rosca	4pc
	1"	
	Curva 90° PVC longa rosca	1pc
	1"	
	Luva PVC rosca	1pc
	1"	
	Acessórios uso geral	3pc
	Fita isolante autofusão	
	Eletroduto PVC rosca	1pc
	20m	
	Eletroduto, vara 3,0m	1m
	1"	
	Material p/ entrada serviço	1m
	3/4"	
	Armação secundária aço laminado	1pc
	1 estribo, haste 16x150mm	
	Arruela quadrada aço galvanizado	2pc
	Furo D=18mm	
	Caixa inspeção de aterramento	1pc
	300x300x400mm	
	Cinta de aço inox p/ poste	2pc
	2 partes c/ parafuso e porca	
	Haste de aterramento aço/cobre	1pc
	D=15mm, comprimento 2,4m	
	Isolador roldana 600V	1pc
	Porcelana vidrada	
	Parafuso aço galvanizado cabeça quadr.	1pc
	Rosca M16x2, comprim. 180mm	
	Poste concreto armado	1pc
	Comprimento 6,0m	
	Interruptor 1 simples e 1 paralelo a 1,20m do piso	
	Acessórios p/ eletrodutos	
	Caixa PVC	1pc
	4x2"	
	Dispositivo Elétrico - embutido	
	Placa 2x4"	
	Placa p/ 2 funções retangulares	1pc
	S/ placa	
	Interruptor 2 teclas - simples e paralela	1pc
	Lâmpada LED	
	Luminária e acessórios	
	Soquete base E 27	1pc
	Lâmpadas Led	
	Espeto embutir piso	1pc
	50W	
	Ponto genérico de luz 100W	
	Ponto de luz	
	Ponto de luz	1pc
	100W	
	Quadro de medição	
	Quadro de medição - CELESC	
	Unidade consumidora individual - sobrepor	1pc
	Caixa monofásica em policarbonato leitura pela calçada - LCMQP	
	Quadro de proteção	
	Quadro de proteção - COELBA	
	Quadro de distribuição e medição	1pc
	Caixa de barramentos	
	Tomada alta a 1,80m do piso	
	Acessórios p/ eletrodutos	
	Caixa PVC	1pc
	4x2"	
	Dispositivo Elétrico - embutido	
	Placa 2x4"	
	Placa cega	1pc
	Tomada baixa a 0,30m do piso	
	Acessórios p/ eletrodutos	
	Caixa PVC	1pc
	4x2"	
	Dispositivo Elétrico - embutido	
	Placa 2x4"	
	Placa p/ 1 função	1pc
	S/ placa	
	Tomada hexagonal (NBR 14136) 2P+T 10A	1pc
	Tomada média a 1,20m do piso	
	Acessórios p/ eletrodutos	
	Caixa PVC	1pc
	4x2"	
	Dispositivo Elétrico - embutido	
	Placa 2x4"	
	Placa p/ 1 função	1pc
	S/ placa	
	Tomada hexagonal (NBR 14136) 2P+T 10A	1pc

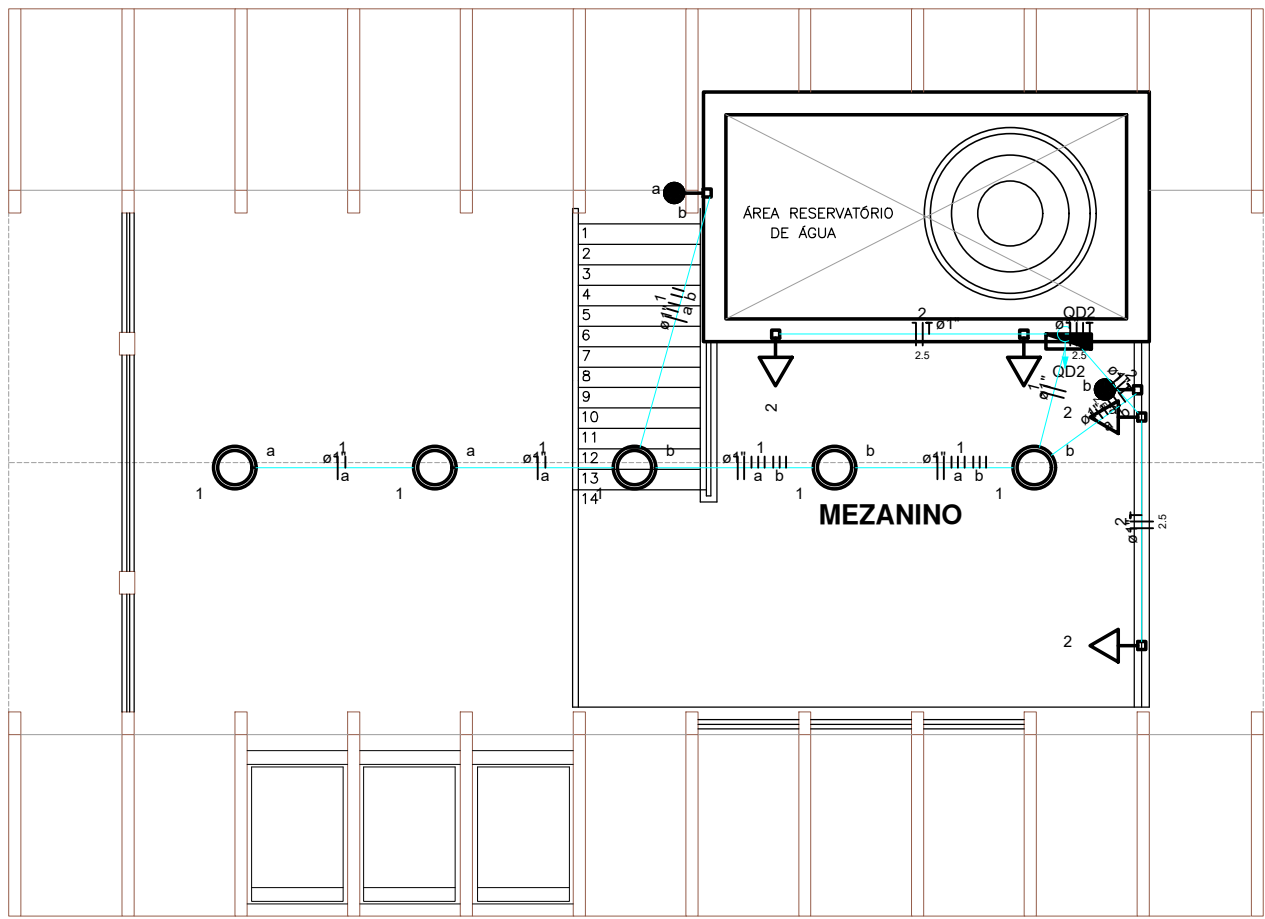

PLANTA BAIXA - Mezanino



ESCALA 1/50

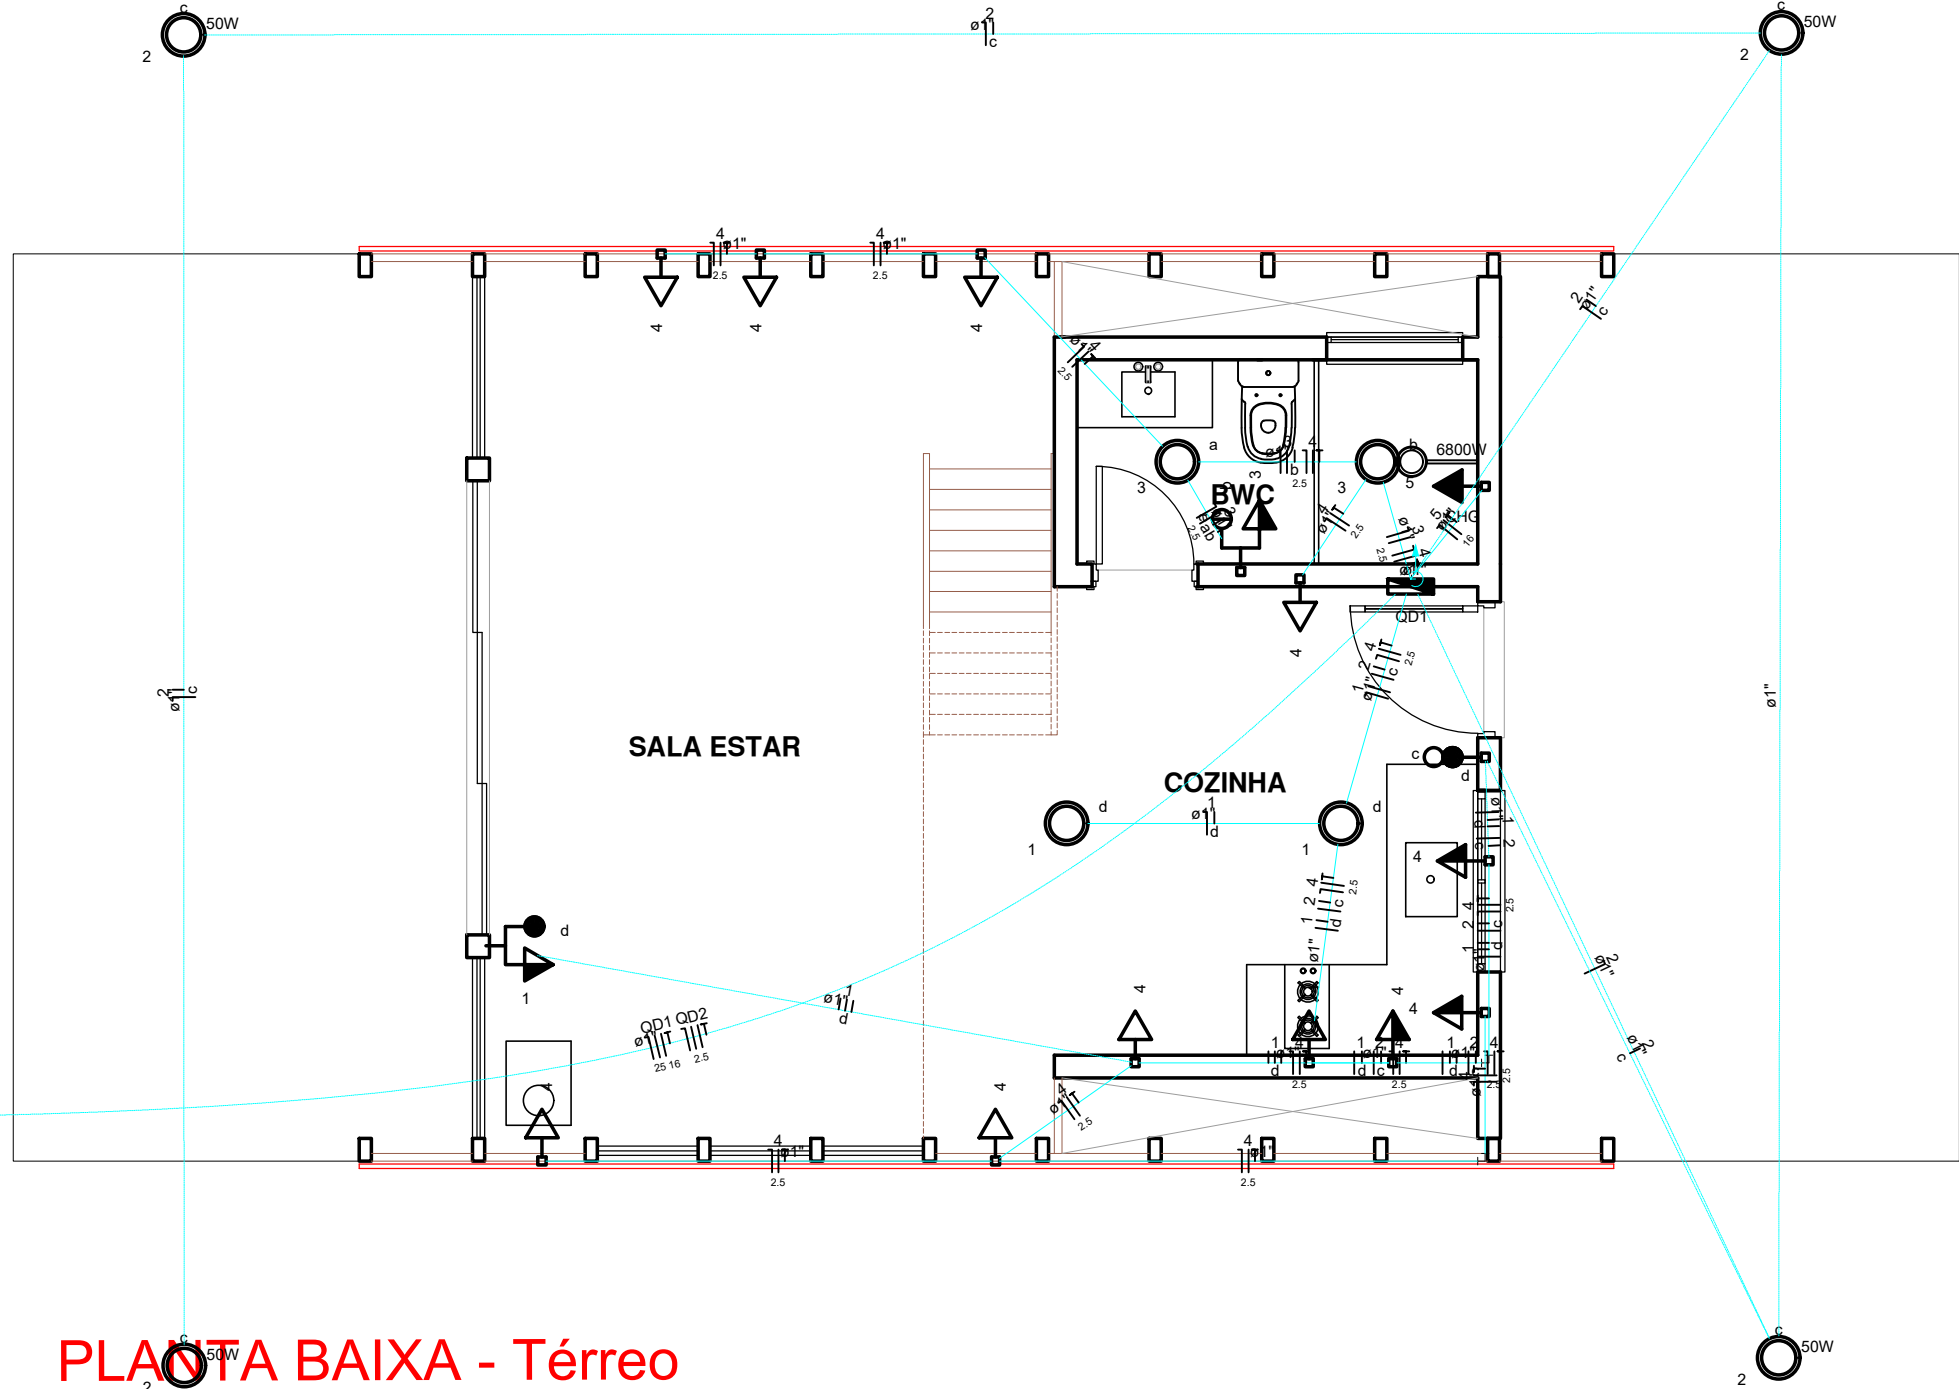

PLANTA BAIXA - Térreo

ÁREA — 40,00m²

ESCALA 1/50

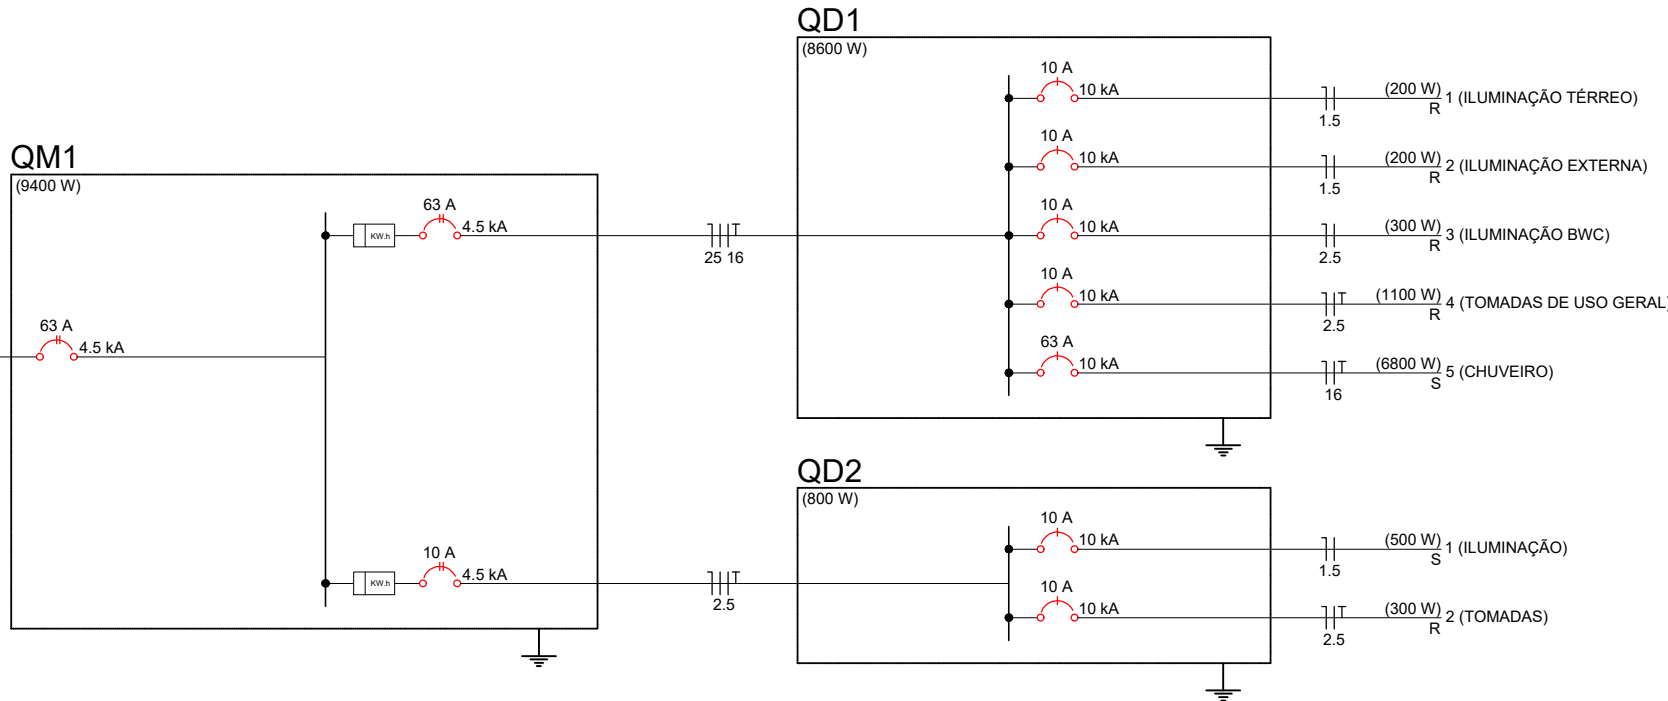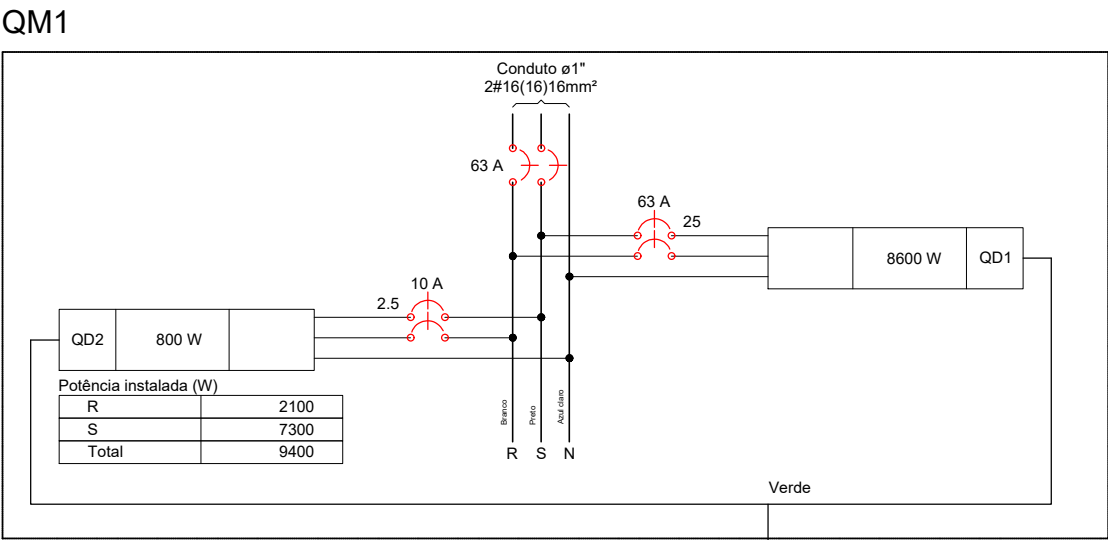

Legenda	
	Caixa de passagem
	Conjunto 1 tecla paralela e tomada a 1,20m do piso
	Conjunto 2 teclas simples e tomada a 1,20m do piso
	Entrada de serviço
	Interruptor 1 simples e 1 paralelo a 1,20m do piso
	Lâmpada LED
	Ponto genérico de luz 100W
	Quadro de medição
	Quadro de proteção
	Tomada alta a 1,80m do piso
	Tomada baixa a 0,30m do piso
	Tomada média a 1,20m do piso

APROVAÇÕES:	MODIFICAÇÕES:	
	NOME:	DATA:
ÁREA TOTAL DO TERRENO:		ÁREA TOTAL CONSTRUÍDA: 40,00m ²
PROJETO:		
ELÉTRICO		
REFERÊNCIAS:		
PROJETO ELÉTRICO		
ENDEREÇO:	RESP. TÉCNICO	
FINALIDADE:	RESIDENCIAL	
FOLHA:	ESCALA:	PROPRIETÁRIO:
ELE.	INDICADAS	
01/01	DATA:	